


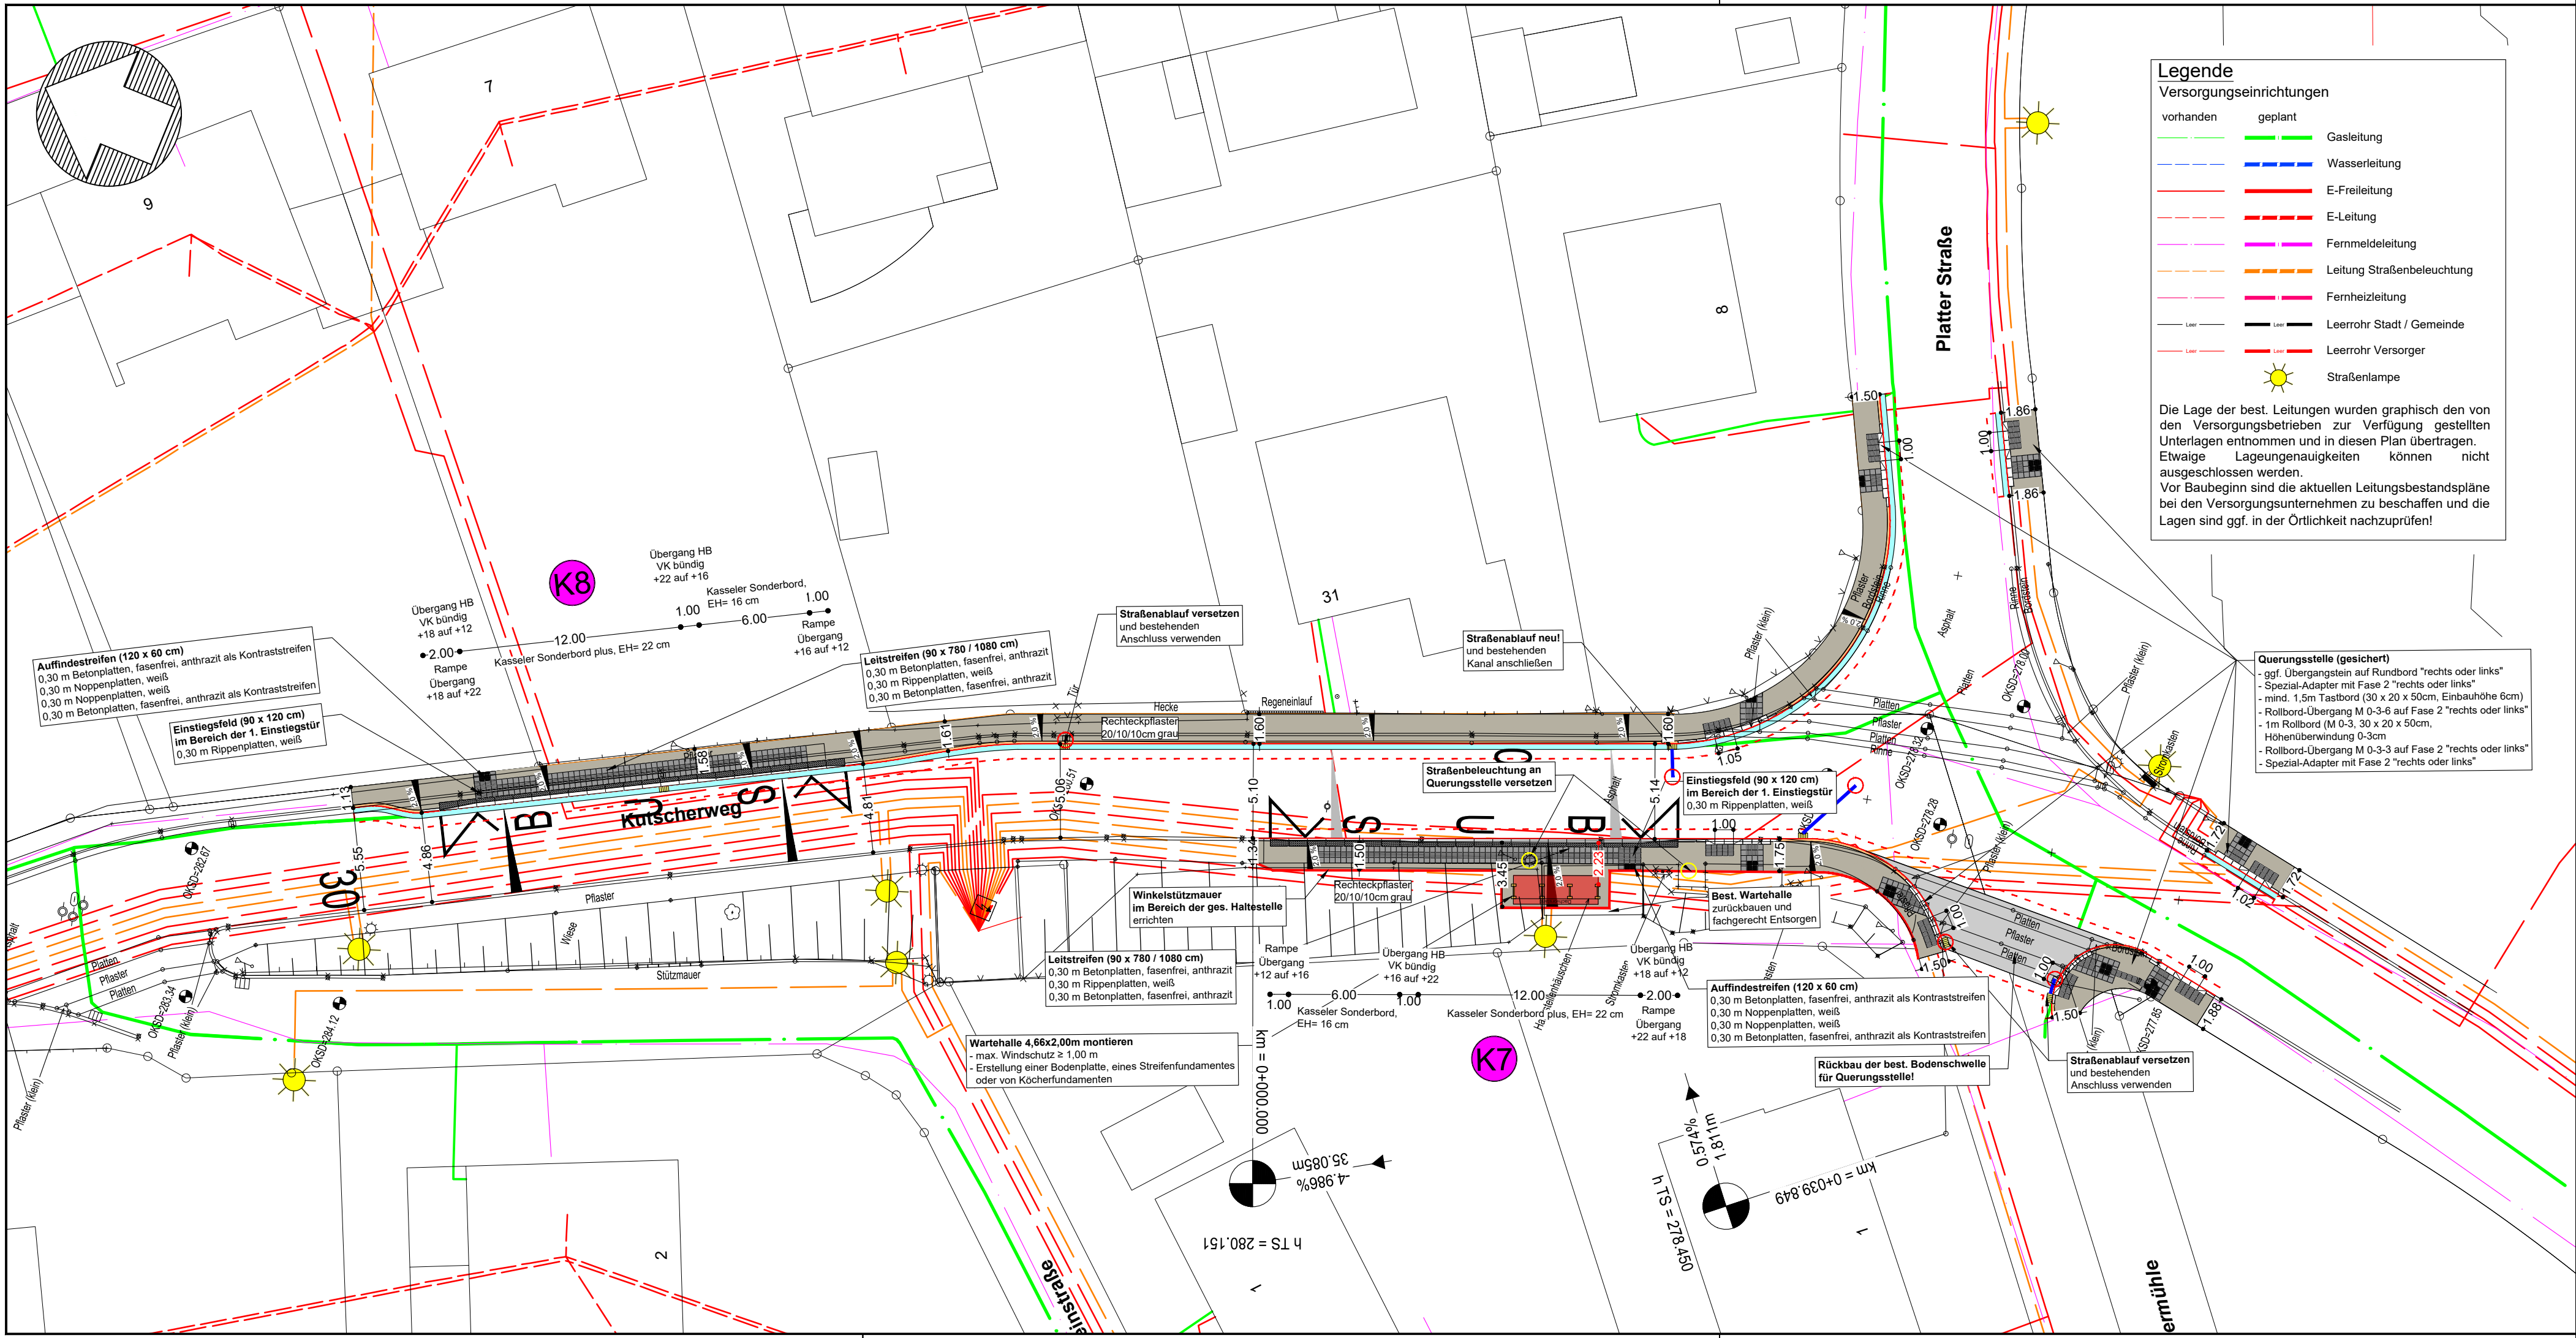

Legende

Versorgungseinrichtungen

vorhanden	geplant	
		Gasleitung
		Wasserleitung
		E-Freileitung
		E-Leitung
		Fernmeldeleitung
		Leitung Straßenbeleuchtung
		Fernheizleitung
		Leerrohr Stadt / Gemeinde
		Leerrohr Versorger
		Straßenlampe

Die Lage der best. Leitungen wurden graphisch den von den Versorgungsbetrieben zur Verfügung gestellten Unterlagen entnommen und in diesen Plan übertragen. Etwaige Lageungenauigkeiten können nicht ausgeschlossen werden. Vor Baubeginn sind die aktuellen Leitungsbestandspläne bei den Versorgungsunternehmen zu beschaffen und die Lagen sind ggf. in der Örtlichkeit nachzuprüfen!

Fahrbahn		Arbeitsraum	
Gehweg		Bestand	
Zufahrt mit Bordabsenkung		Planung	
Entwässerungsrinne		Nutzbare Breite zur Wartehalle	
Rundbordstein		Querneigung Bestand	
Hochbordstein		Querneigung Planung	
Tiefbordstein			
Straßenablauf			
Wartehalle Neu / Bestand			

Nr.	Art der Änderung	Datum	Name

Koordinatensystem: UTM

AUSFÜHRUNGSPLANUNG

 Ingenieurbüro für Verkehrsanlagen, Ingenieurbauberke Kanal u. Wasser, Verkehrszeichenplanung	Entwurfsbearbeitung :		Datum	Name
	IGW Idstein GmbH Gerichtsstraße 11 / 65510 Idstein Telefon 06126/9510-0 / Fax 06126/9510-50 info@igw-idstein.de / www.igw-idstein.de		bearbeitet:	Mai 2025
			gezeichnet:	Mai 2025
			geprüft:	gez. Wille

	Bauherr:	
	Gemeinde Niedernhausen	

Projekt: Barrierefreier Ausbau von 31 Bushaltestellen in der Gemeinde Niedernhausen - Ausbaupaket 3 -	Plan Nr.: 2	Blatt Nr.: 1
	LAGEPLAN Haltestelle 10+11 Pulvermühle (K7 + K8) Maßstab: 1:250	

Entwurfsverfasser: IGW Idstein GmbH Idstein, im Mai 2025	
Geprüft: Gemeindevorstand der Gemeinde Niedernhausen Niedernhausen, im Mai 2025	