


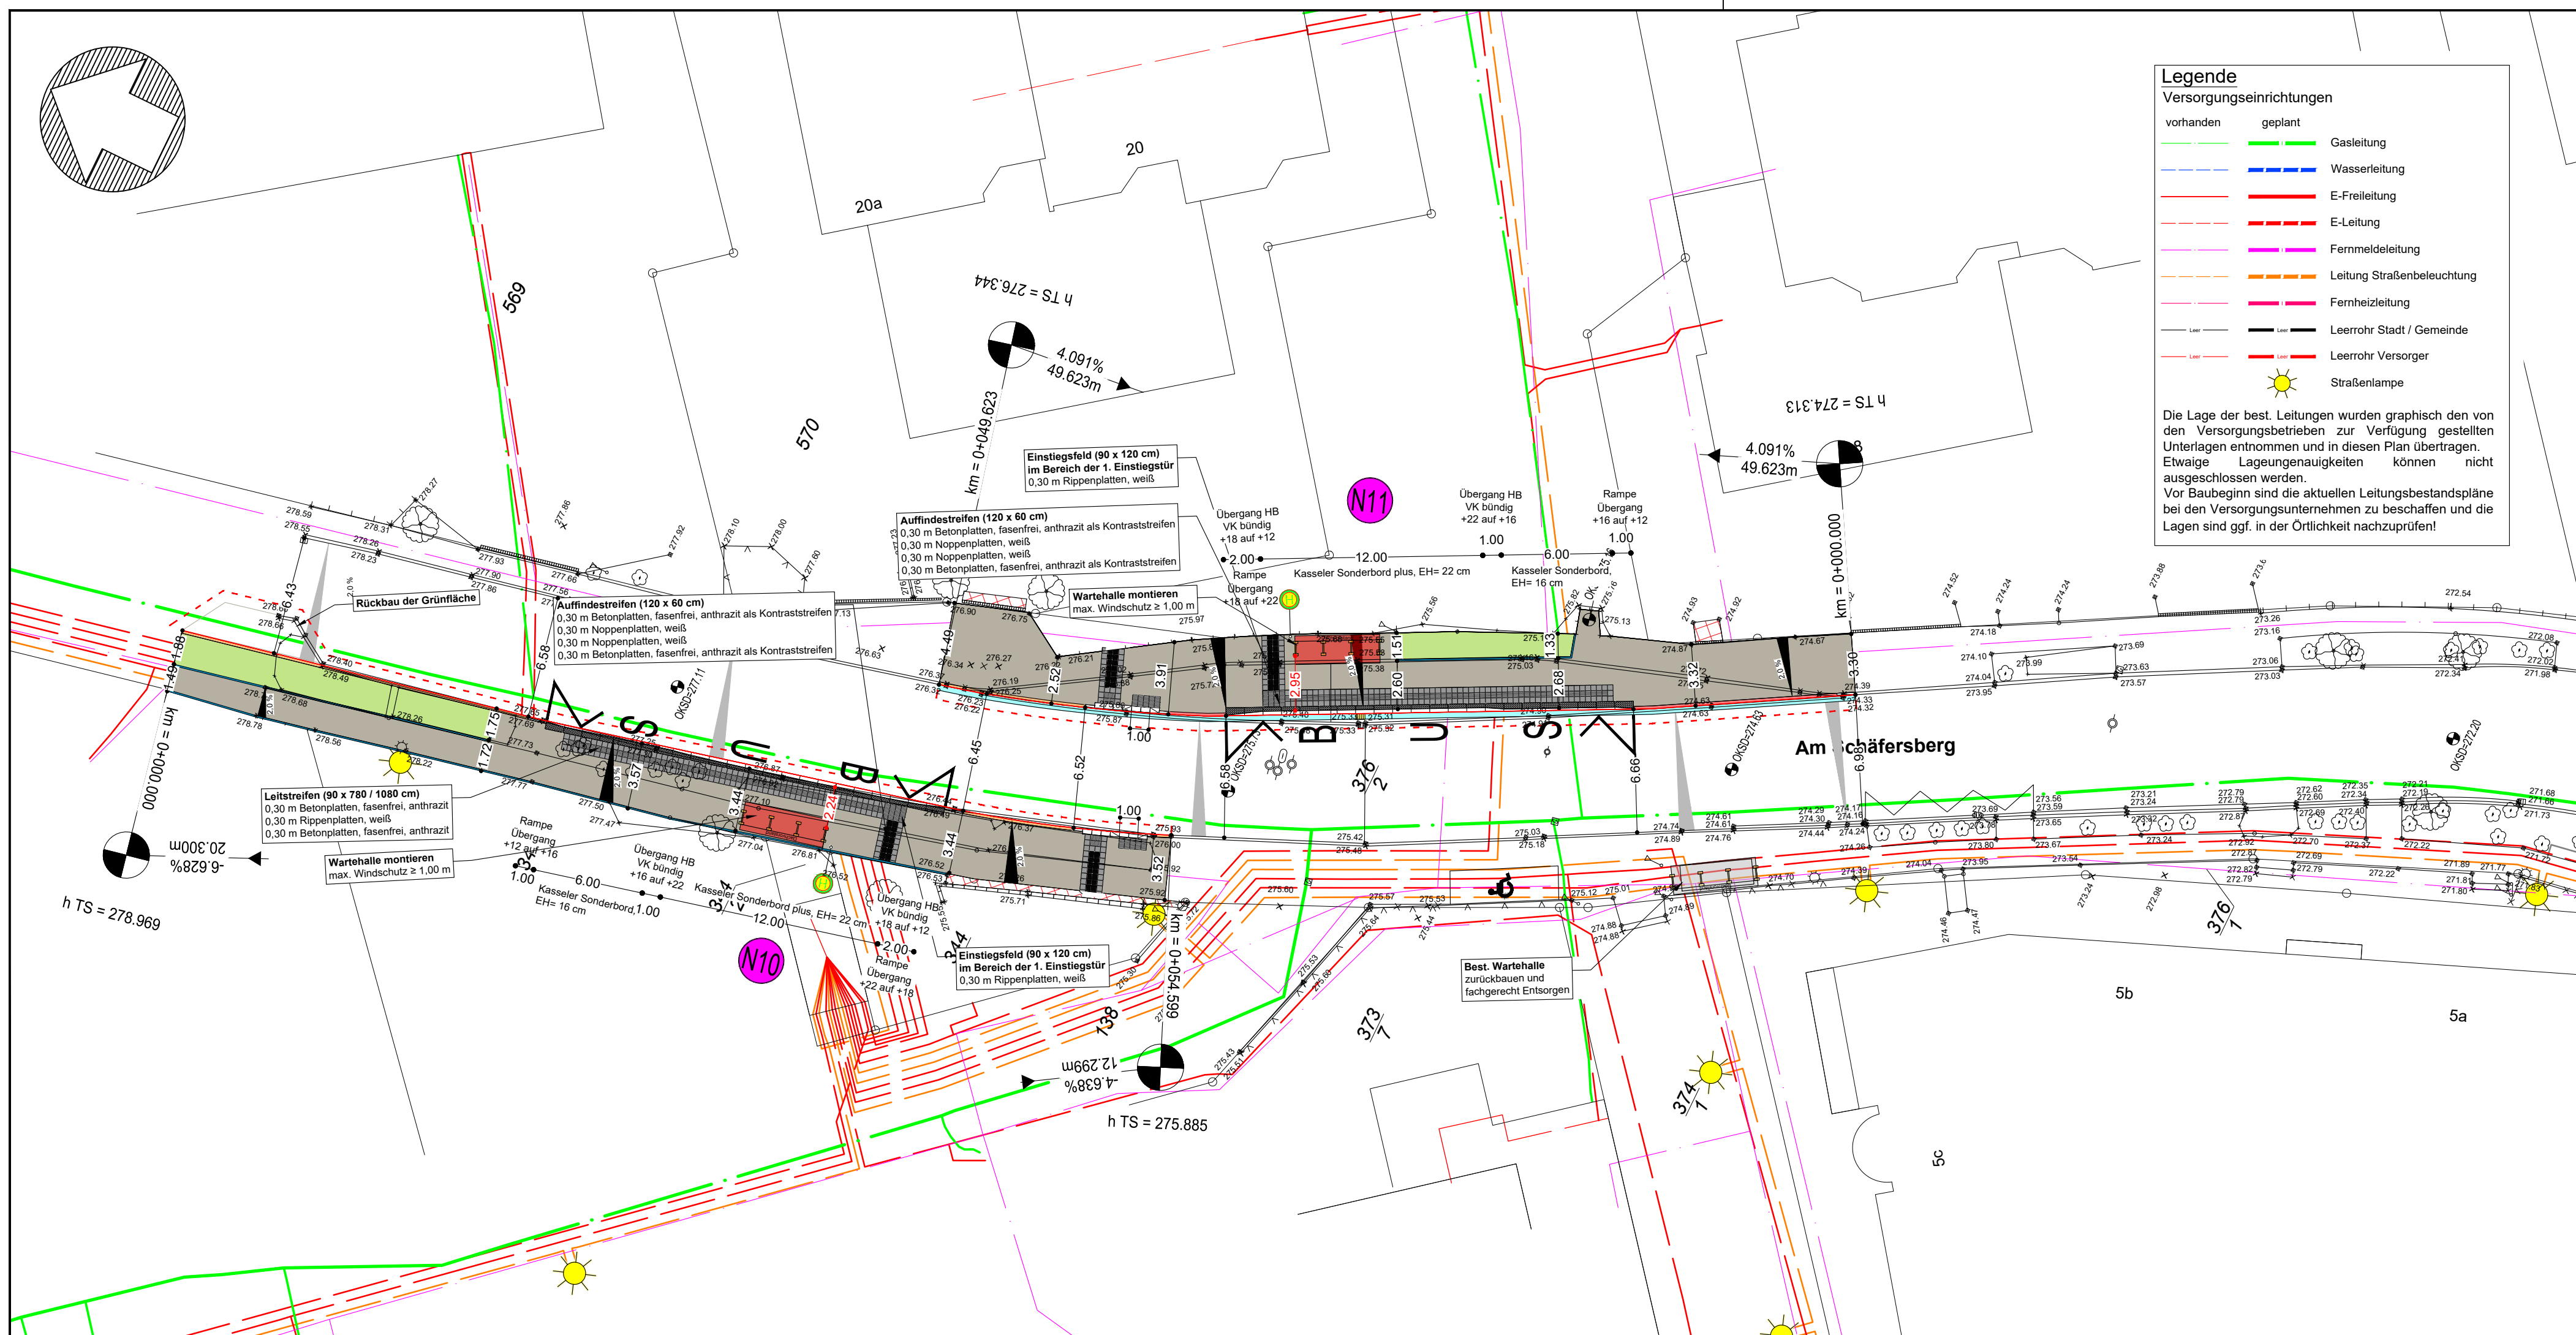

Legende

Versorgungseinrichtungen

vorhanden

geplant

Gasleitung

Wasserleitung

E-Freileitung

E-Leitung

Fernmeldeleitung

Leitung Straßenbeleuchtung

Fernheizleitung

Leerrohr Stadt / Gemeinde

Leerrohr Versorger

Straßenlampe

Die Lage der best. Leitungen wurden graphisch den von den Versorgungsbetrieben zur Verfügung gestellten Unterlagen entnommen und in diesen Plan übertragen. Etwaige Lageungenauigkeiten können nicht ausgeschlossen werden. Vor Baubeginn sind die aktuellen Leitungsbestandspläne bei den Versorgungsunternehmen zu beschaffen und die Lagen sind ggf. in der Örtlichkeit nachzuprüfen!

Fahrbahn

Gehweg

Zufahrt mit Bordabsenkung

Entwässerungsrinne

Rundbordstein

Hochbordstein

Tiefbordstein

Straßenablauf

Wartehalle Neu / Bestand

Arbeitsraum

Bestand

Planung

Nutzbare Breite zur Wartehalle

Querneigung Bestand

Querneigung Planung

Nr.	Art der Änderung	Datum	Name

Koordinatensystem:UTM

AUSFÜHRUNGSPLANUNG

Entwurfsbearbeitung :

CW

IGW Idstein GmbH

Gerichtsstraße 11 / 65510 Idstein

Telefon 06126/9510-0 / Fax 06126/9510-50

info@igw-idstein.de / www.igw-idstein.de

Datum

Name

bearbeitet:

Mai 2025

Wille

gezeichnet:

Mai 2025

Scheld

geprüft:

gez. Wille

Bauherr:

Gemeinde Niedernhausen

Projekt:

Barrierefreier Ausbau von 31 Bushaltestellen in der Gemeinde Niedernhausen - Ausbaupaket 3 -

Plan Nr.: 4

Blatt Nr: 1

LAGEPLAN

Haltestelle 21+22

Am Felsenkeller (N10+N11)

Maßstab: 1:250

Entwurfsverfasser:

IGW Idstein GmbH

gez. Wille

Idstein, im Mai 2025

Geprüft:

Gemeindevorstand der Gemeinde Niedernhausen

Niedernhausen, im Mai 2025

I:\Projekte\Niedernhausen\23-101-Bushaltestellen_Gemeindegeheht\Planung\5_Ausführungsplanung 23-101_A_GESAMTPLAN_AP3 2025-05-28