


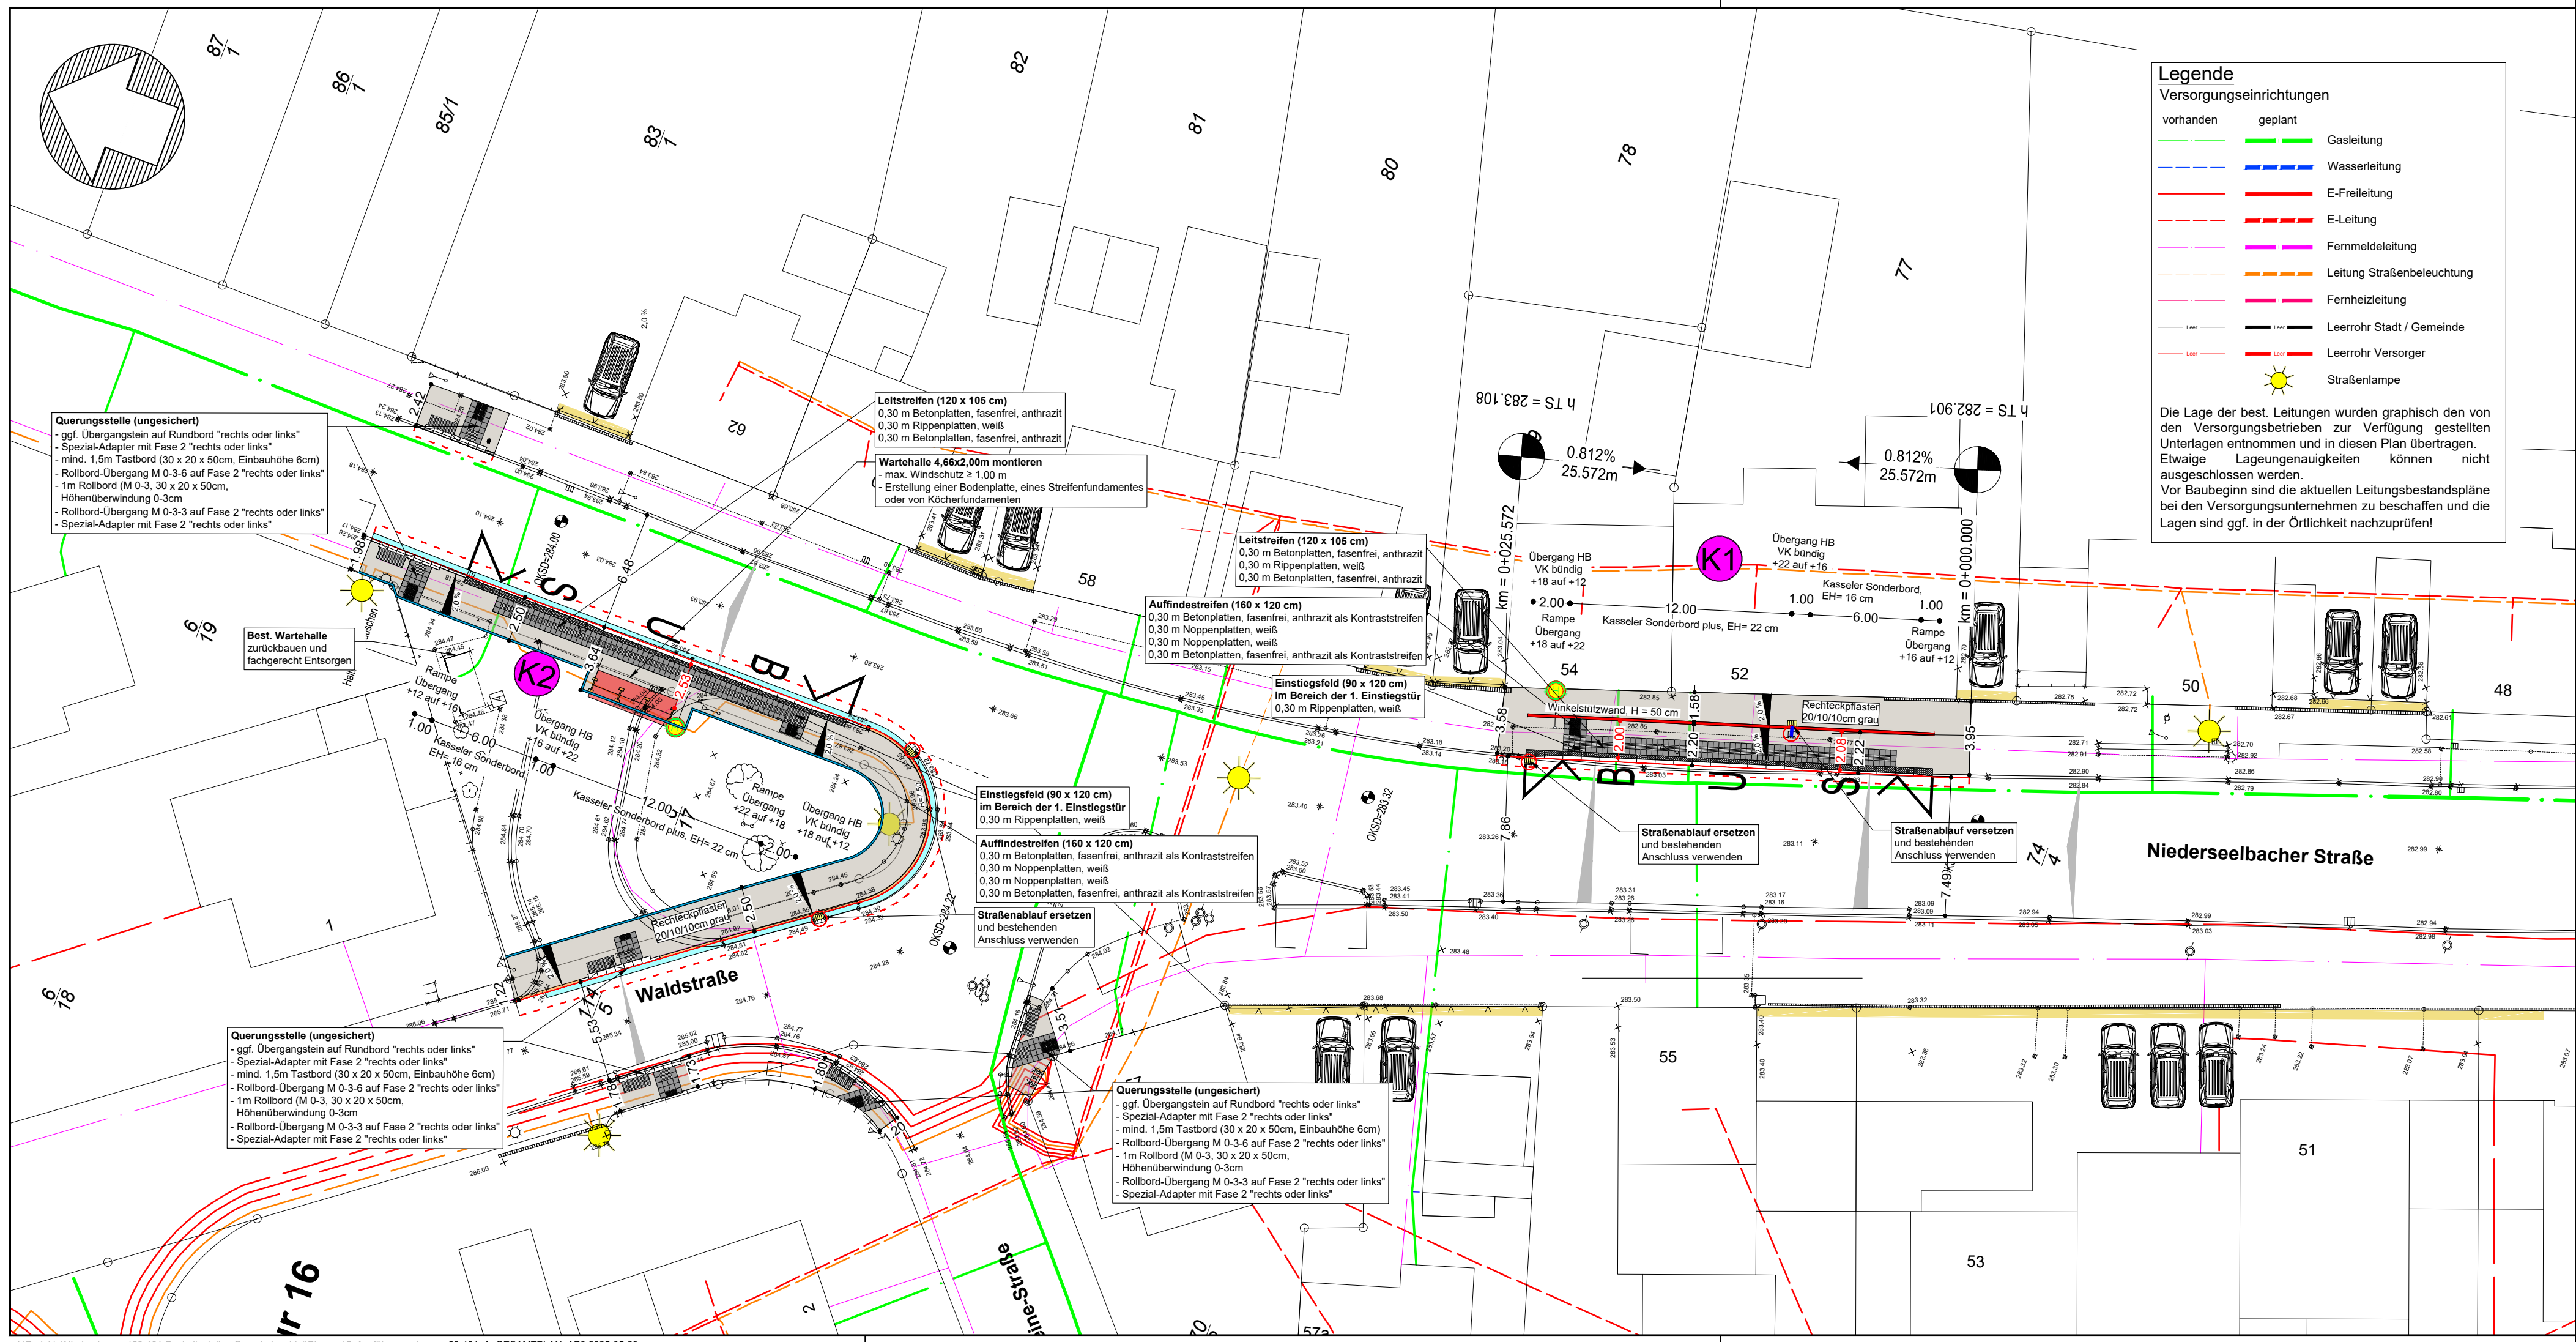

Legende

Versorgungseinrichtungen

vorhanden	geplant	
		Gasleitung
		Wasserleitung
		E-Freileitung
		E-Leitung
		Fernmeldeleitung
		Leitung Straßenbeleuchtung
		Fernheizleitung
		Leerrohr Stadt / Gemeinde
		Leerrohr Versorger
		Straßenlampe

Die Lage der best. Leitungen wurden graphisch den von den Versorgungsbetrieben zur Verfügung gestellten Unterlagen entnommen und in diesen Plan übertragen. Etwaige Lageungenauigkeiten können nicht ausgeschlossen werden. Vor Baubeginn sind die aktuellen Leitungsbestandspläne bei den Versorgungsunternehmen zu beschaffen und die Lagen sind ggf. in der Örtlichkeit nachzuprüfen!

Fahrbahn		Arbeitsraum	
Gehweg		Bestand	
Zufahrt mit Bordabsenkung		Planung	
Entwässerungsrinne		Nutzbare Breite zur Warthalle	
Rundbordstein		Querneigung Bestand	
Hochbordstein		Querneigung Planung	
Tiefbordstein			
Straßenablauf			
Warthalle Neu / Bestand			

Nr.	Art der Änderung	Datum	Name

Koordinatensystem: UTM

AUSFÜHRUNGSPLANUNG

	Entwurfsbearbeitung :		Datum	Name
	IGW Idstein GmbH		bearbeitet:	Mai 2025
	Gerichtsstraße 11 / 65510 Idstein		gezeichnet:	Mai 2025
	Telefon 06126/9510-0 / Fax 06126/9510-50		geprüft:	gez. Wille
info@igw-idstein.de / www.igw-idstein.de				
Ingenieurbüro für Verkehrsanlagen, Ingenieurbauwerke Kanal u. Wasser, Verkehrszeichenplanung				

	Bauherr:	
	Gemeinde Niedernhausen	

Projekt: Barrierefreier Ausbau von 31 Bushaltestellen in der Gemeinde Niedernhausen - Ausbaupaket 3 -	Plan Nr.: 5	Blatt Nr.: 1
	LAGEPLAN	
	Haltestelle 4+5 Waldstraße (K1+K2)	
	Maßstab: 1:250	

Entwurfsverfasser:	IGW Idstein GmbH
	gez. Wille
Idstein, im Mai 2025	
Geprüft:	Gemeindevorstand der Gemeinde Niedernhausen
Niedernhausen, im Mai 2025	